


A

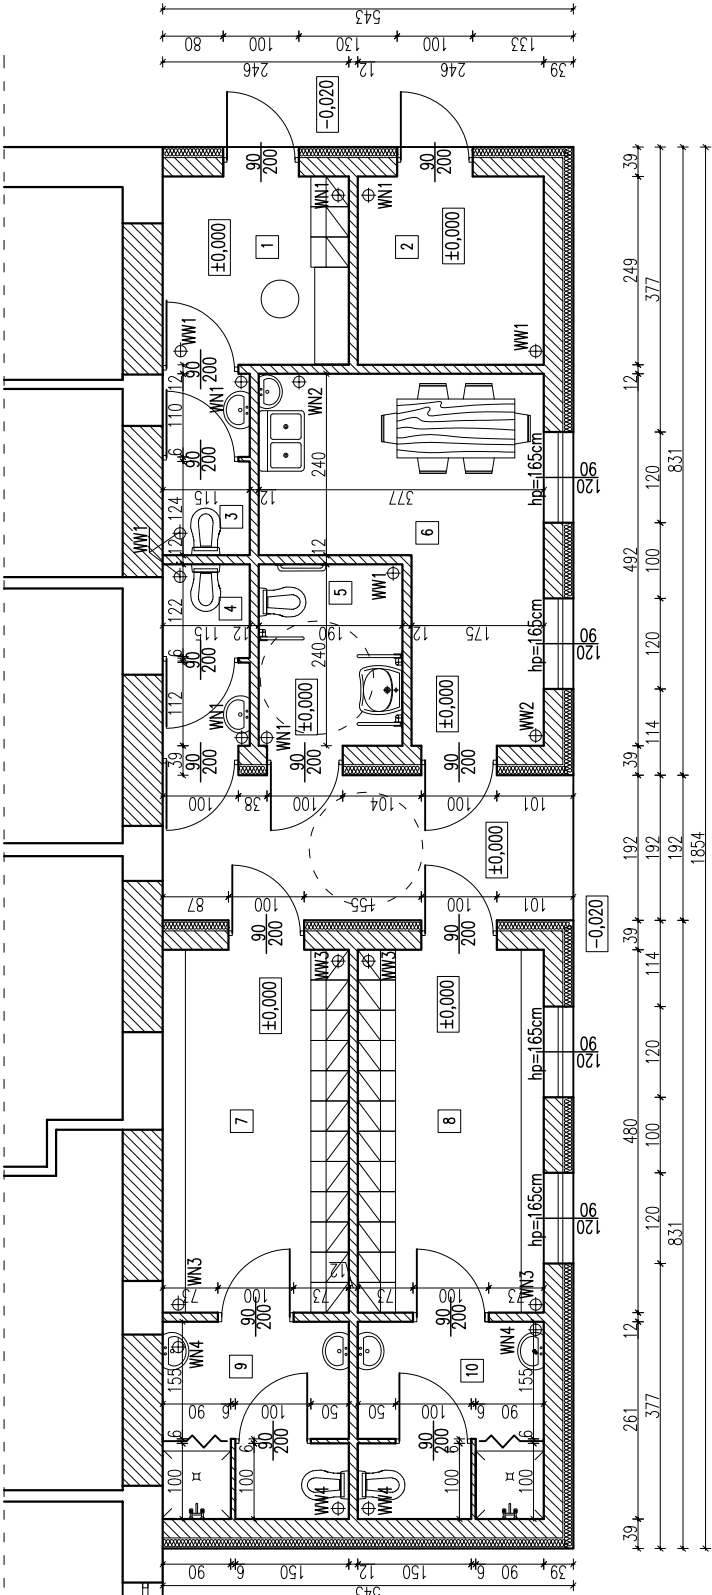

ZESTAWIENIE POMIESZCZEŃ		
NR.	FUNKCJA	POWIERZCHNIA
1	POMIESZCZENIE TRENERA	6,00 m²
2	MAGAZYN	6,30 m²
3	WC	2,69 m²
4	WC MĘSKIE	2,69 m²
5	WC DAMSKIE PRZYSTOSOWANE DLA OSÓB NIEPEŁNOSPRAWNYCH	3,46 m²
6	POKÓJ SOCJALNY	11,81 m²
7	SZATNIA 12 OSÓB	11,81 m²
8	SZATNIA 12 OSÓB	6,17 m²
9	ŁAZIENKA Z PRYSZNICEM	6,17 m²
10	ŁAZIENKA Z PRYSZNICEM	6,17 m²
RAZEM:		71,66 m²

- WN1 – zespół nawiewny (czerpnia dach. ø125, filtr kanat. DF100, went. kanal. TD–160/100LS 50m³/h, nagrzewnica elektr. DH–100/03 300W)
- WN1 – zespół wywiewny (went. EDM–80 50m³/h, wywiewiak ø125)
- WN2 – zespół nawiewny (czerpnia dach. ø125, filtr kanat. DF125, went. kanal. TD–350/125LS 120m³/h, nagrzewnica elektr. DH–125/09 900W)
- WN2 – zespół wywiewny (went. EDM–200 120m³/h, wywiewiak ø125)
- WN3 – zespół nawiewny (czerpnia dach. ø125, filtr kanat. DF125, went. kanal. TD–350/125LS 127,55m³/h, nagrzewnica elektr. DH–125/09 900W)
- WN3 – zespół wywiewny (went. EDM–200 127,55m³/h, wywiewiak ø125)
- WN4 – zespół nawiewny (czerpnia dach. ø125, filtr kanat. DF125, went. kanal. TD–350/125LS 99,96m³/h, nagrzewnica elektr. DH–125/09 900W)
- WN4 – zespół wywiewny (went. EDM–100 99,96m³/h, wywiewiak ø125)

ŚCIANY ISTNIEJĄCE

ŚCIANY PROJEKTOWANE,
OTWORY DO ZAMUROWANIA

OBIEKT – TEMAT:	BUDOWA OBIEKTÓW SPORTOWYCH W RAMACH PROGRAMU "MOJE BOJSKO – ORLIK 2012" DOBUDOWA ZAPLECZA BOISK SPORTOWYCH DO BUDYNKU SZKOŁY		
INWESTOR:	GMINA OLSZÓWKA		
LOKALIZACJA:	ŁUBIANKA, GM. OLSZÓWKA, DZ. NR 125/4		
TEMAT RYSUNKU:	RZUT PARTERU – INSTALACJA WENTYLACJI		
INST. SANITARNE:	PROJEKTANT:	mgr inż. Karol Bryl op 7342/116B/94, op 7342/116B/94	BRANŻA SANITARNA DATA: 02.2009r. SKALA: 1:100
	OPRACOWANIE:	mgr inż. Karol Bryl op 7342/116B/94, op 7342/116B/94	NR RYS.: 4.0