


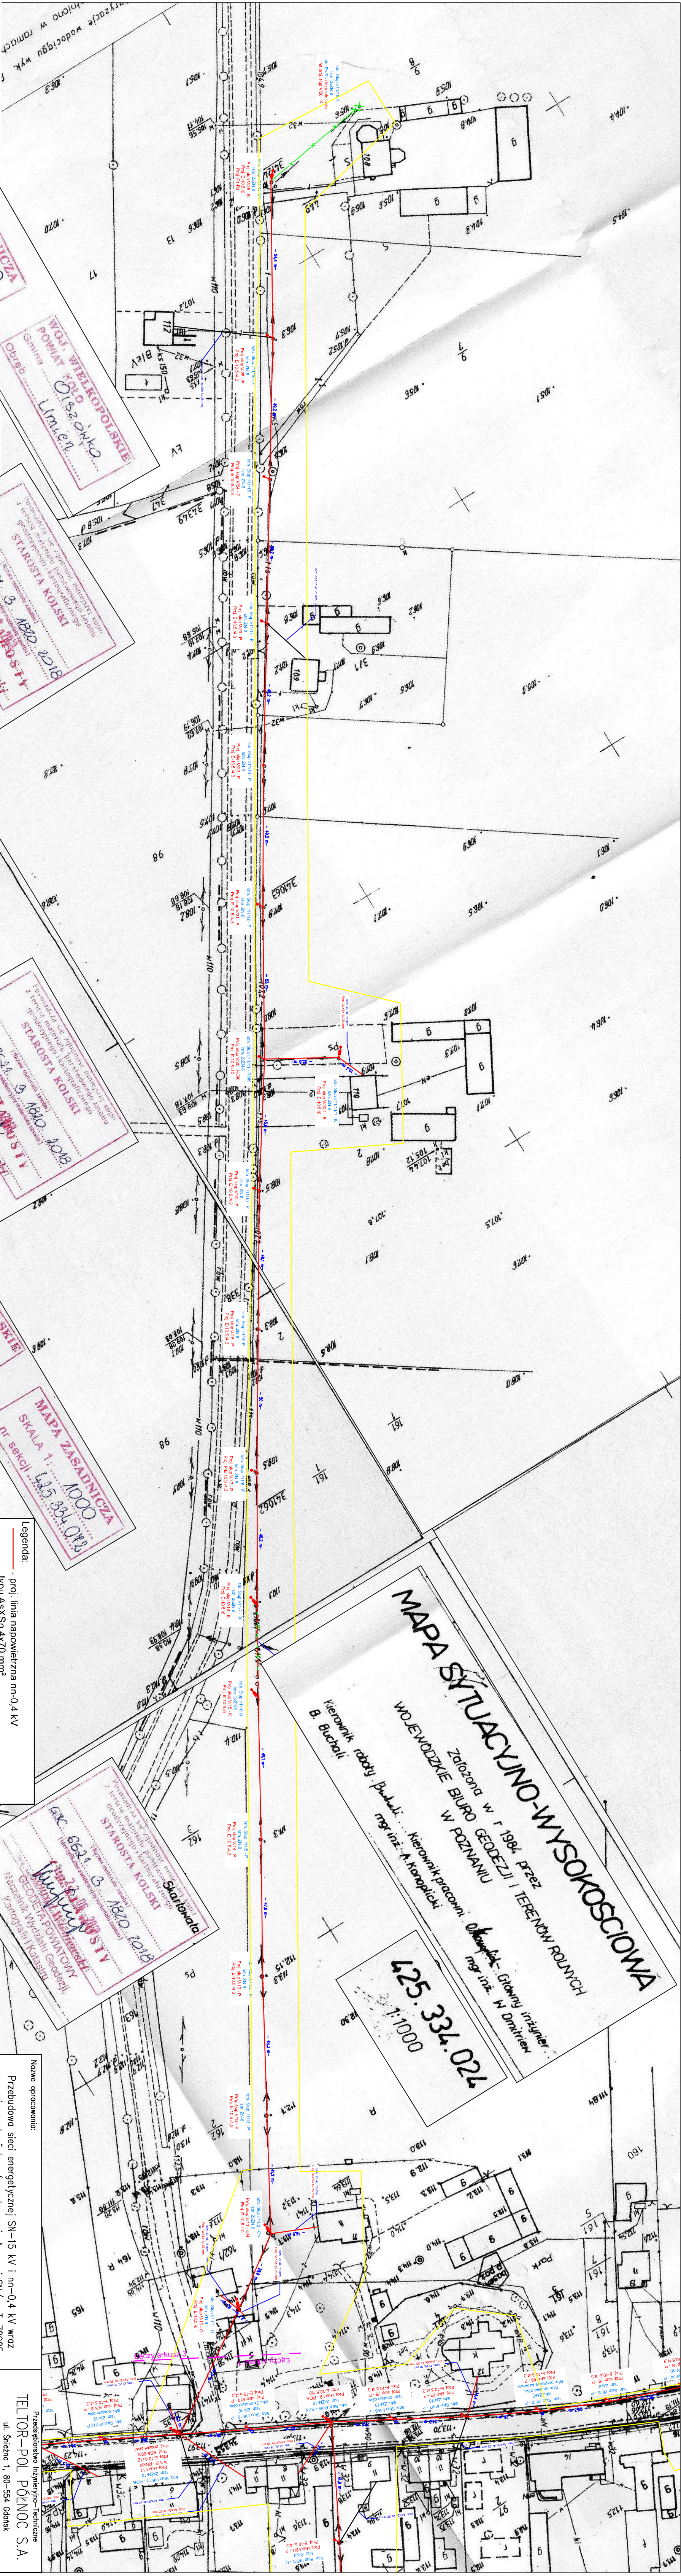

WOJEWÓDZKIE BIURO GEODEZJI I TERENÓW ROLNYCH

MAPA SYTUACYJNO-WYSOKOSCIONA

425.334.024

1:1000

Wojewódzkie Biuro Geodezji i Terenów Rolnych

Kierownik pracowni: *Chmielewski* Główny inżynier

mgr inż. A. Karpiński

Kierownik robót projekt. mgr inż. B. Buchała

WOJEWÓDZKIE BIURO GEODEZJI I TERENÓW ROLNYCH

MAPA ZASADNICZA

SKALA 1:1000

nr sekcji 425.334.024

WOJEWÓDZKIE BIURO GEODEZJI I TERENÓW ROLNYCH

Gmina: *Olszowko*

Obszar: *Umiń*

WOJEWÓDZKIE BIURO GEODEZJI I TERENÓW ROLNYCH

MAPA ZASADNICZA

SKALA 1:1000

nr sekcji 425.334.024

WOJEWÓDZKIE BIURO GEODEZJI I TERENÓW ROLNYCH

Gmina: *Olszowko*

Obszar: *Umiń*

WOJEWÓDZKIE BIURO GEODEZJI I TERENÓW ROLNYCH

MAPA ZASADNICZA

SKALA 1:1000

nr sekcji 425.334.024

WOJEWÓDZKIE BIURO GEODEZJI I TERENÓW ROLNYCH

Gmina: *Olszowko*

Obszar: *Umiń*

WOJEWÓDZKIE BIURO GEODEZJI I TERENÓW ROLNYCH

MAPA ZASADNICZA

SKALA 1:1000

nr sekcji 425.334.024

WOJEWÓDZKIE BIURO GEODEZJI I TERENÓW ROLNYCH

Gmina: *Olszowko*

Obszar: *Umiń*

WOJEWÓDZKIE BIURO GEODEZJI I TERENÓW ROLNYCH

MAPA ZASADNICZA

SKALA 1:1000

nr sekcji 425.334.024

WOJEWÓDZKIE BIURO GEODEZJI I TERENÓW ROLNYCH

Gmina: *Olszowko*

Obszar: *Umiń*

WOJEWÓDZKIE BIURO GEODEZJI I TERENÓW ROLNYCH

MAPA ZASADNICZA

SKALA 1:1000

nr sekcji 425.334.024

WOJEWÓDZKIE BIURO GEODEZJI I TERENÓW ROLNYCH

Gmina: *Olszowko*

Obszar: *Umiń*

WOJEWÓDZKIE BIURO GEODEZJI I TERENÓW ROLNYCH

MAPA ZASADNICZA

SKALA 1:1000

nr sekcji 425.334.024

WOJEWÓDZKIE BIURO GEODEZJI I TERENÓW ROLNYCH

Gmina: *Olszowko*

Obszar: *Umiń*

WOJEWÓDZKIE BIURO GEODEZJI I TERENÓW ROLNYCH

MAPA ZASADNICZA

SKALA 1:1000

nr sekcji 425.334.024

WOJEWÓDZKIE BIURO GEODEZJI I TERENÓW ROLNYCH

Gmina: *Olszowko*

Obszar: *Umiń*

Legenda:

- proj. linia napowietrzna n-0,4 kV
- typu ASXSn 4x70 mm²
- proj. linia napowietrzna SN-15 kV
- typu EKOPAS CCST 3x50mm²
- proj. demontaż linii napowietrznej n-0,4 kV
- proj. linia kablowa n-0,4 kV
- proj. skrzynka rozdzielcza

Nazwa opracowania:		Przebudowa sieci energetycznej SN-15 kV i n-0,4 kV wraz z wynisadzeniem stacji transformatorowej słupowej SN/1n T-70205 w m. Umiń, gm. Olszowko	
Nazwa rysunku:		Projekt zagospodarowania terenu	
Funkcja		Imię i Nazwisko	Nr uprawnień
Opracował:		mgr inż. Kinga Magiera-Pilińska	
Opracował:		inż. Patryk Jaworski	
Projektował:		mgr inż. Wiesław Jędrzejek	GT-III-630/128/75
Data		25.09.2018	
Podpis			
Data		4/2018	
Rysunek nr		E-1	
Skala:		1:1000	
Arkusze:		3/3	
OBMBS:		OBMBS/47/18011	
TELTOR-POL PÓŁNOC S.A.			
ul. Świeżo 1, 80-554 Gdańsk			
TEL 58 343 21 67			
Fax 58 346 41 14			